

附註：

業主：

宜蘭縣政府文化局

圖名：

15.16號倉庫平面圖


核章：

日期：

繪圖：

審核：

圖號：

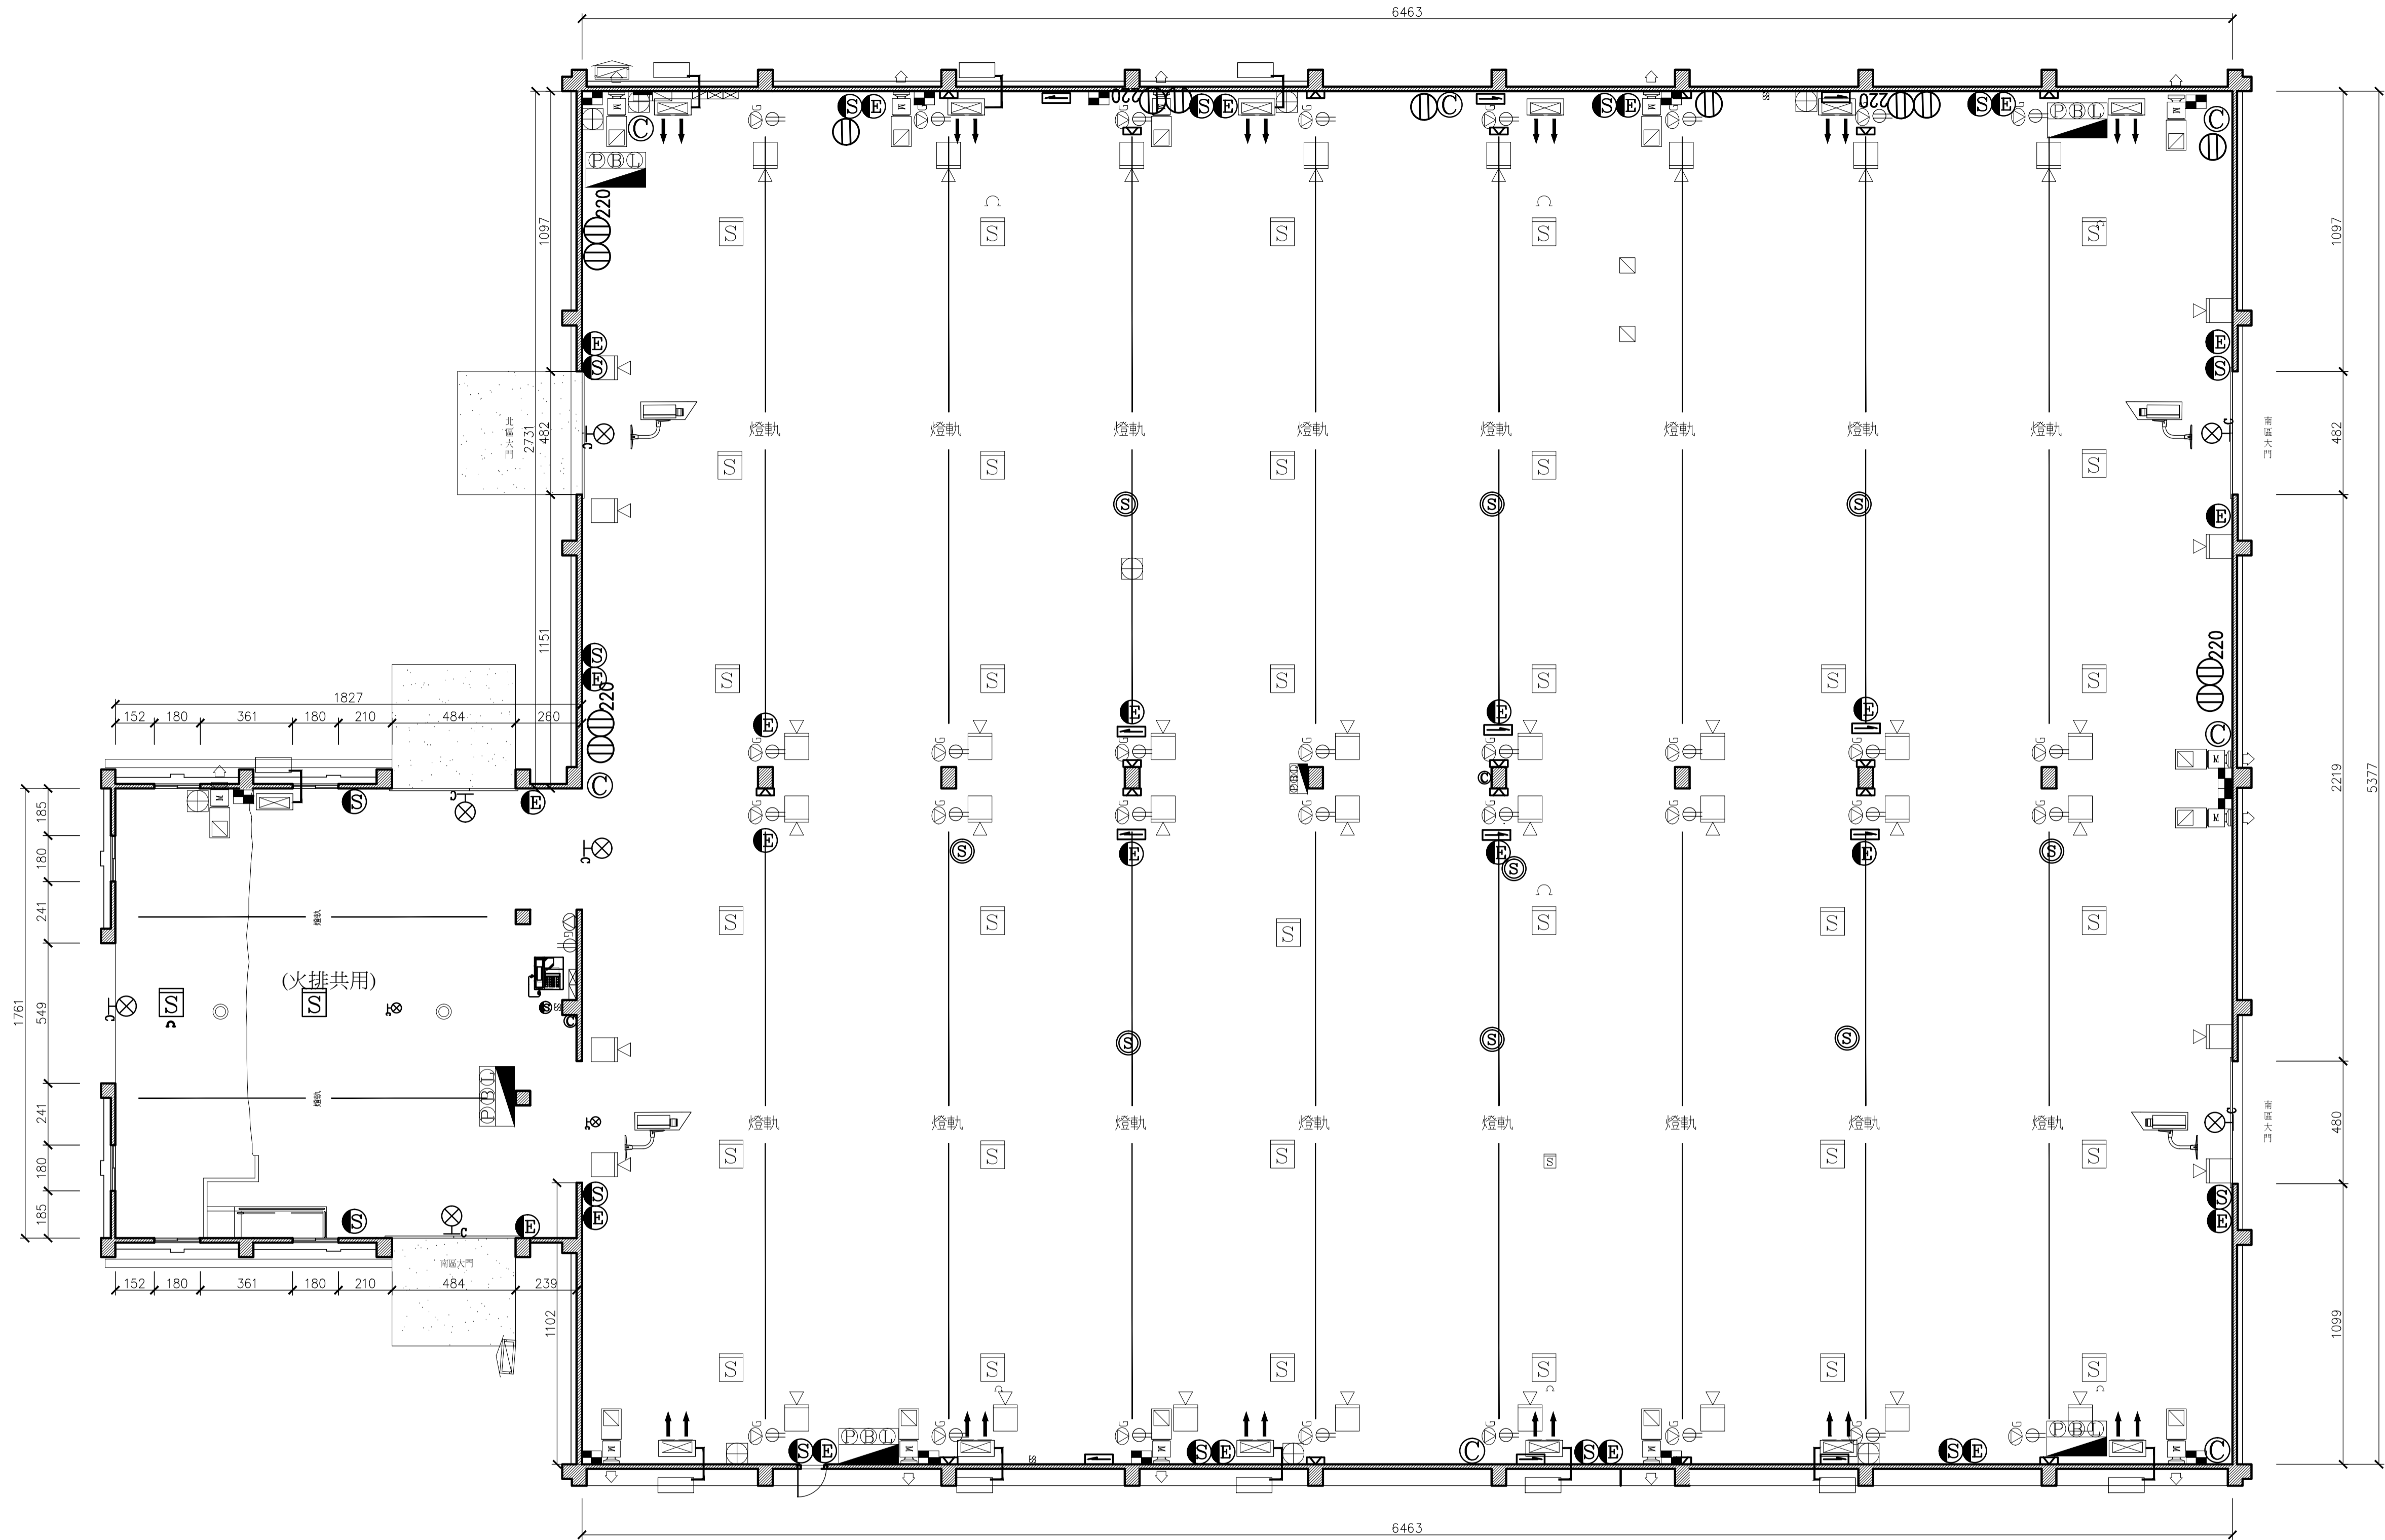

15.16號倉庫平面圖

電氣設備圖例說明

符號	說明	FL+H(cm)	備註
TR	變壓器		
⊞	動力開關箱,2.0/1.6mmTH鐵板製,防鏽處理,雙重烤漆		
⊞	電燈開關箱,2.0/1.6mmTH鐵板製,防鏽處理,雙重烤漆		
○	下照燈 70W	220V	
☉	壁式聚光燈 PAR-38 120W*1	220V	
—	軌道燈 二線式電軌	220V	
⊕	軌道燈 MR-16 50W	220V	
S	單切開關大型面板附夜光指示 15A 220V	220V	120
⊕	接地型雙聯插座附歐風蓋板 15A 125V	110V	60
⊕	接地型雙聯專用插座附歐風蓋板 15A 250V	220V	60
☐	探照燈		

安全監控圖例說明

圖例	內容說明	數量	管線
📷	IP 網路紅外線彩色攝影機	4	CAT.6 UTP-EMT (3/4")
📷	既有防暴型IP 網路彩色攝影機		CAT.6 UTP-EMT (3/4")
📡	8埠超高速路由乙太網路交換器	1	5C2V,1.25mm-2C (3/4")
☎	IP 網路電話機	1	CAT.6 UTP-EMT (3/4")
📺	監控錄影主機 (含機櫃)		

消防設備圖例說明

符號	說明	備註
🔥	火警綜合盤	6
☐	偵煙式局限型探測器	51
⊙	乾粉滅火器	10
📢	揚聲器(壁掛式)	18
📢	揚聲器(吸頂式)	6
📢	緊急照明燈(壁掛式)	24
☐	出口標示燈 C級	8
👉	避難方向指示燈(單面單向) C級	12
🔧	室外消防栓箱含消防水帶箱(防雨型)	2
☐	偵煙式局限型探測器(排煙用)	36
M	排煙機	13
🔧	手動開關裝置	7
🔧	排煙機控制盤	13
☐	排煙口(天花板型)	13