


附註：

業主：宜蘭縣政府文化局

圖名：11號倉庫平面圖

核准：

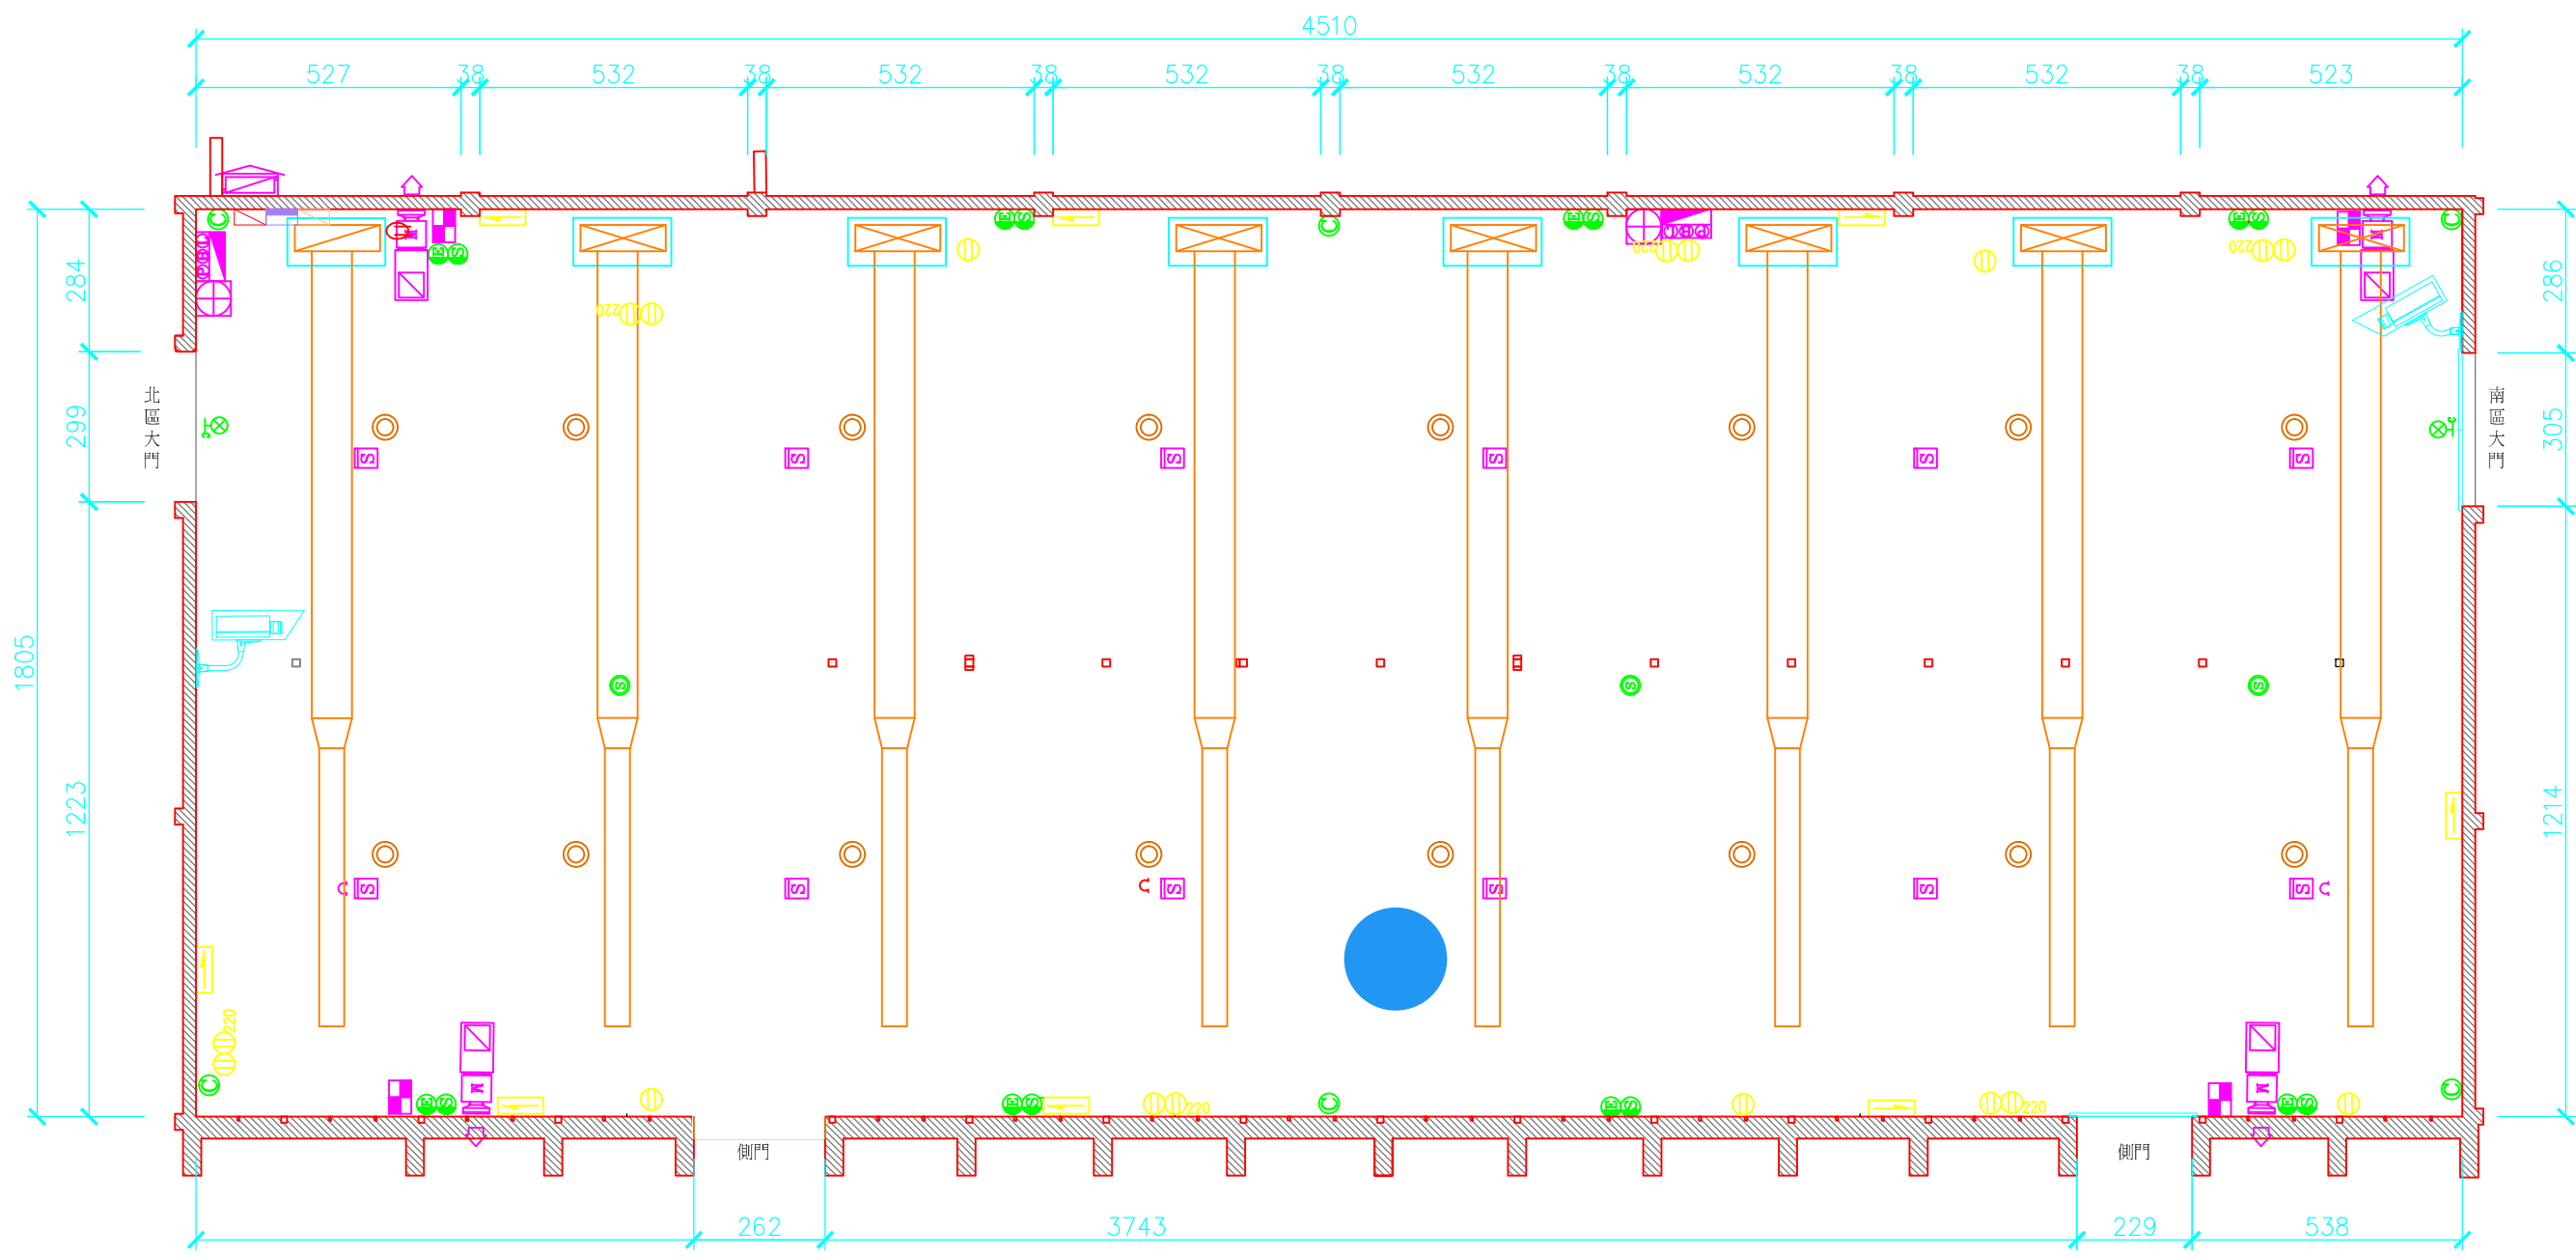

11號倉庫平面圖

電氣設備圖例說明：

符號	說明	FL+H(cm)	備註
[Symbol]	變壓器		
[Symbol]	動力開關箱, 2.0/1.6mm TH鐵板製, 防鏽處理, 雙重烤漆		
[Symbol]	電燈開關箱, 2.0/1.6mm TH鐵板製, 防鏽處理, 雙重烤漆		
[Symbol]	下照燈 70W	220V	
[Symbol]	壁式聚光燈 PAR-38 120W*1	220V	
[Symbol]	軌道燈 二線式電軌	220V	
[Symbol]	軌道燈 MR-16 50W	220V	
[Symbol]	單切開關大型面板附夜光指示 15A 220V	220V	120
[Symbol]	接地型雙聯插座附歐風蓋板 15A 125V	110V	60
[Symbol]	接地型雙聯專用插座附歐風蓋板 15A 250V	220V	60

安全監控圖例說明

圖例	內容說明	數量	管線
[Symbol]	IP網路紅外線彩色攝影機	2	CAT.6UTP-EMT (3/4")
[Symbol]	既有防暴型IP網路彩色攝影機	2	CAT.6UTP-EMT (3/4")
[Symbol]	8埠超高速路由乙太網路交換器	1	2.0mm-2C (3/4")
[Symbol]	IP網路電話機	1	CAT.6UTP-EMT (3/4")
[Symbol]	監控錄影主機 (含機櫃)		

消防設備圖例說明：

符號	說明	備註
[Symbol]	火警綜合盤	2
[Symbol]	偵煙式局限型探測器	18
[Symbol]	乾粉滅火器	6
[Symbol]	揚聲器(壁掛式)	8
[Symbol]	揚聲器(吸頂式)	3
[Symbol]	緊急照明燈(壁掛式)	8
[Symbol]	出口標示燈 C級	2
[Symbol]	避難方向指示燈(單面單向) C級	8
[Symbol]	室外消防栓箱含消防水帶箱(防雨型)	1
[Symbol]	偵煙式局限型探測器(排煙用)	12
[Symbol]	排煙機	4
[Symbol]	手動開關裝置	2
[Symbol]	排煙機控制盤	4
[Symbol]	排煙口(天花板型)	4

日期
繪圖
比例
審核
圖號